




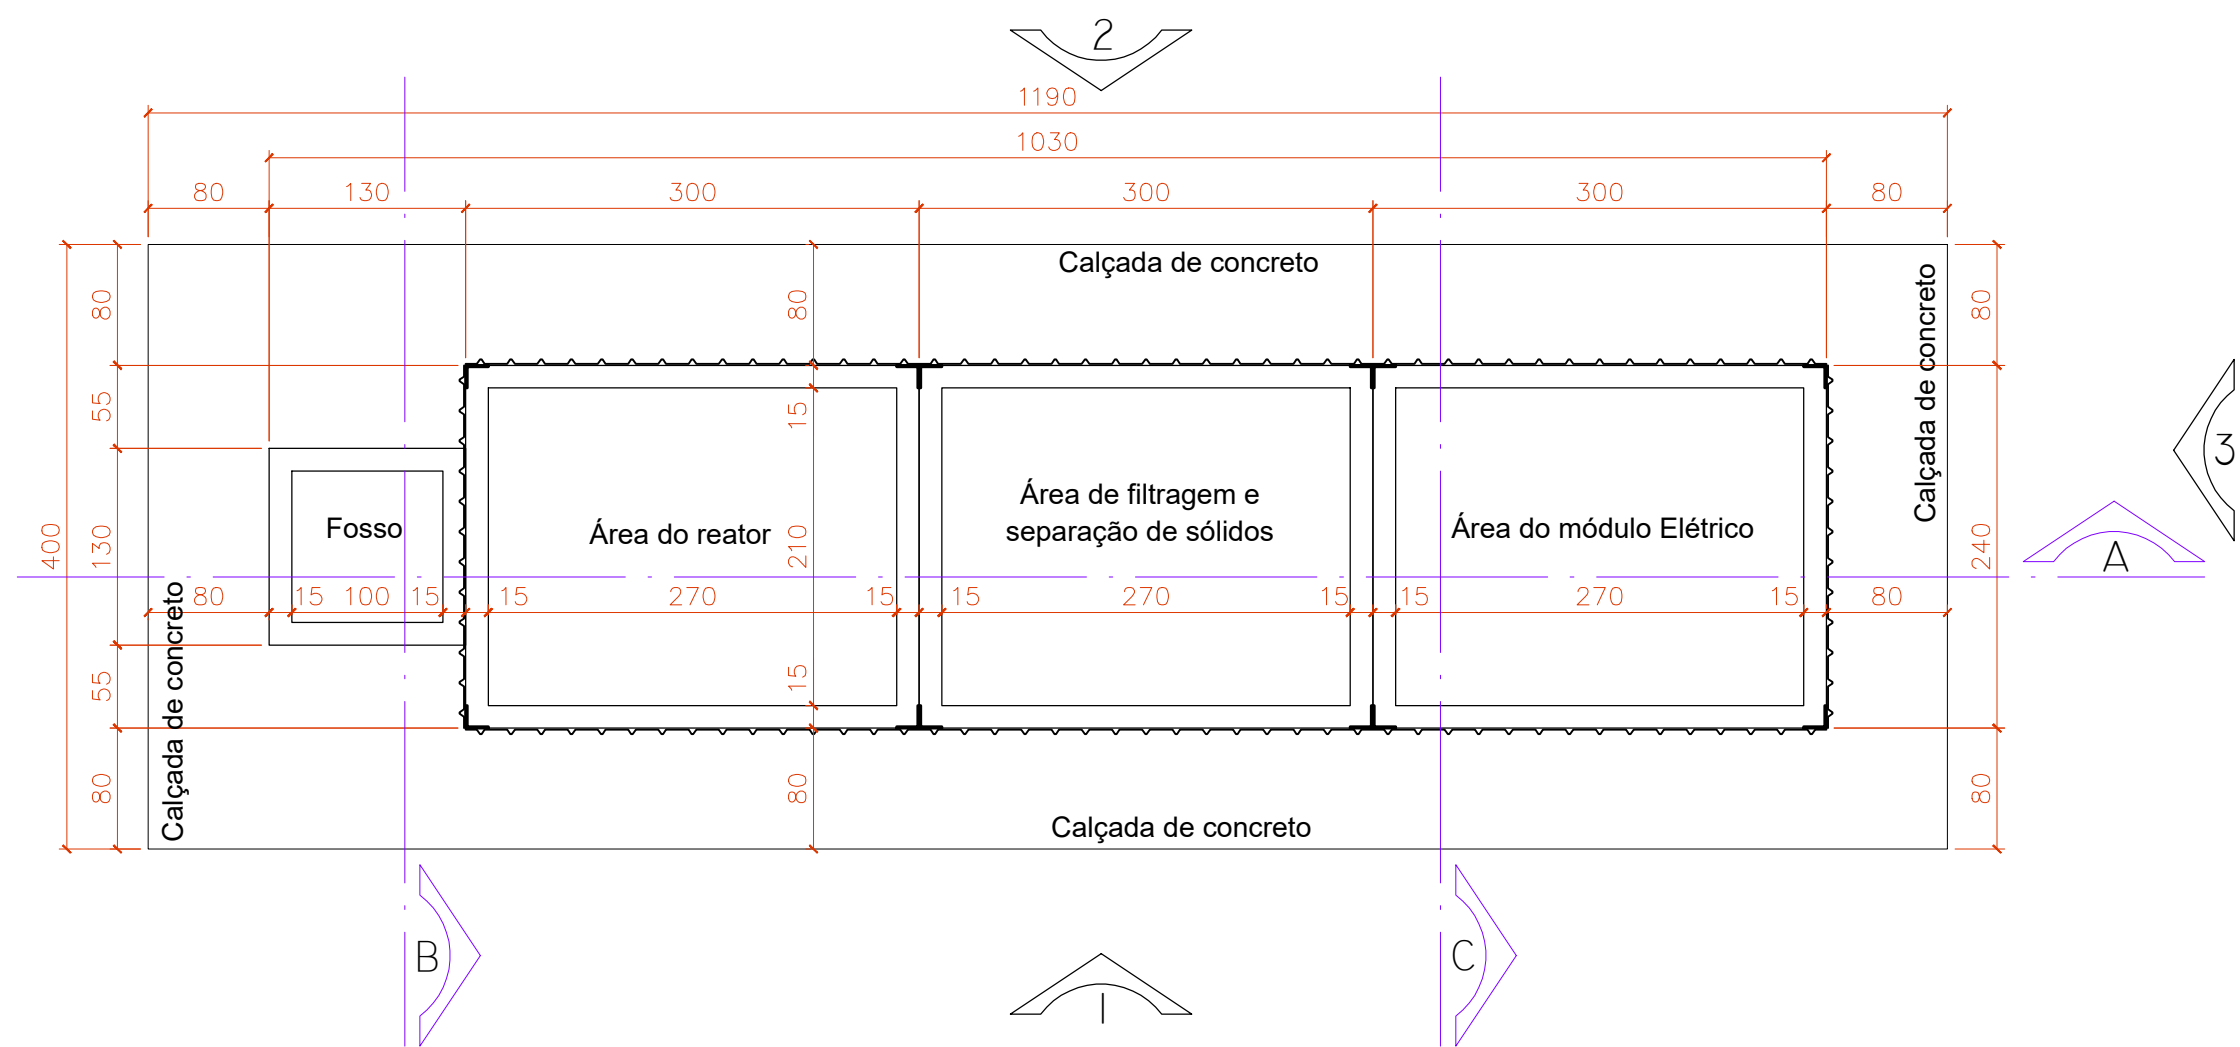


PLANTA BAIXA
Escala.....1:50

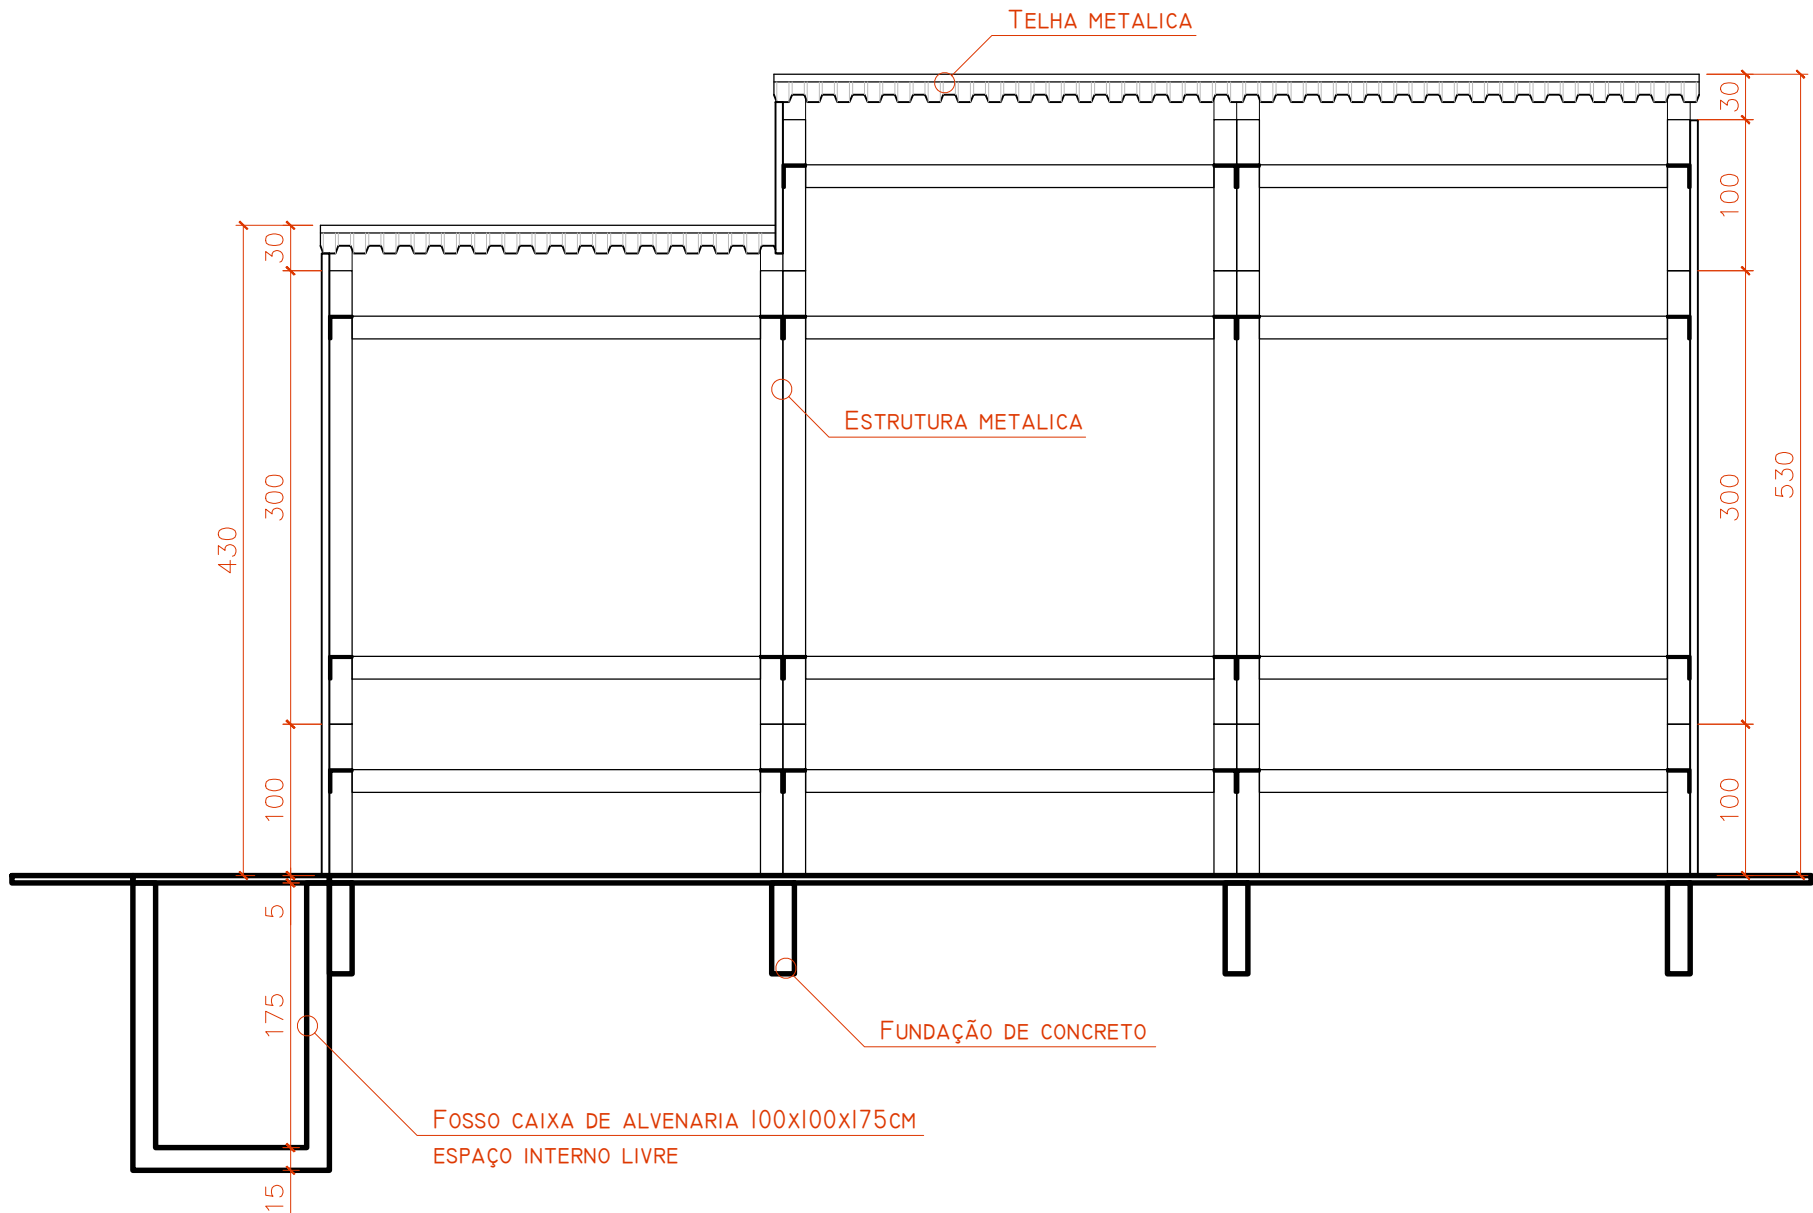


CORTE A
Escala.....1:50

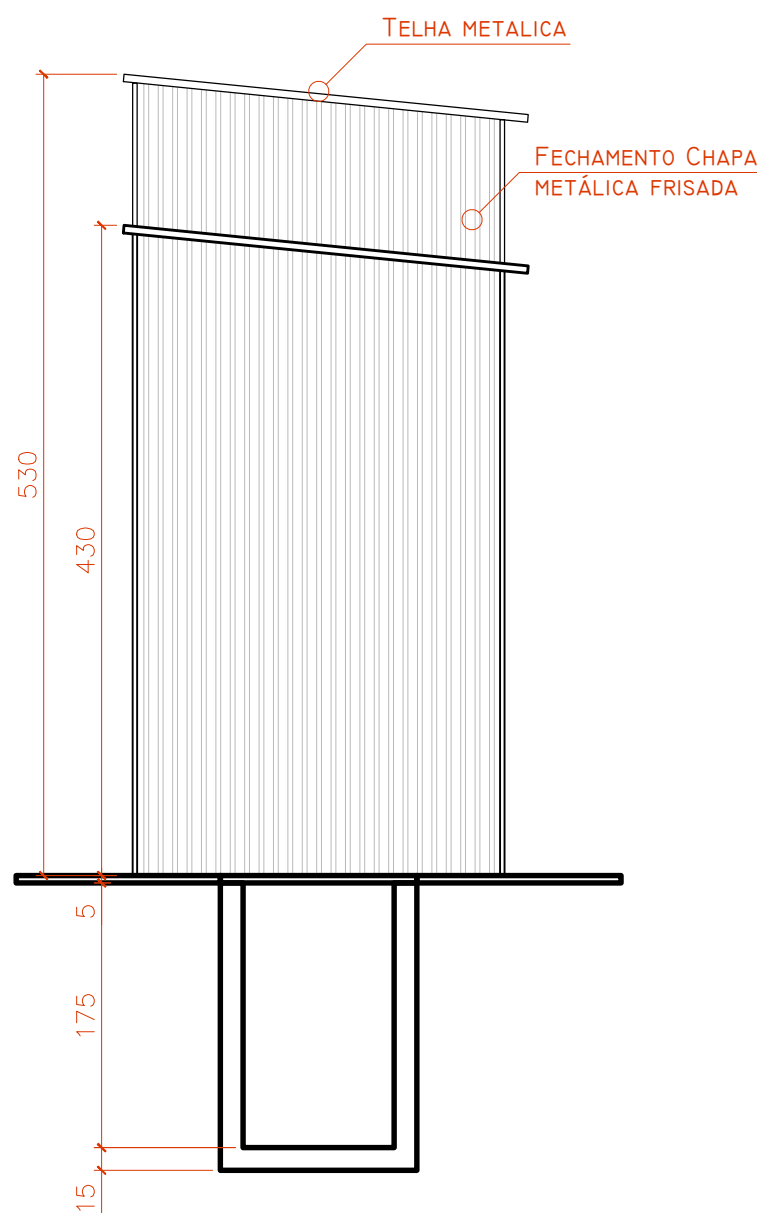


CORTE B
Escala.....1:50

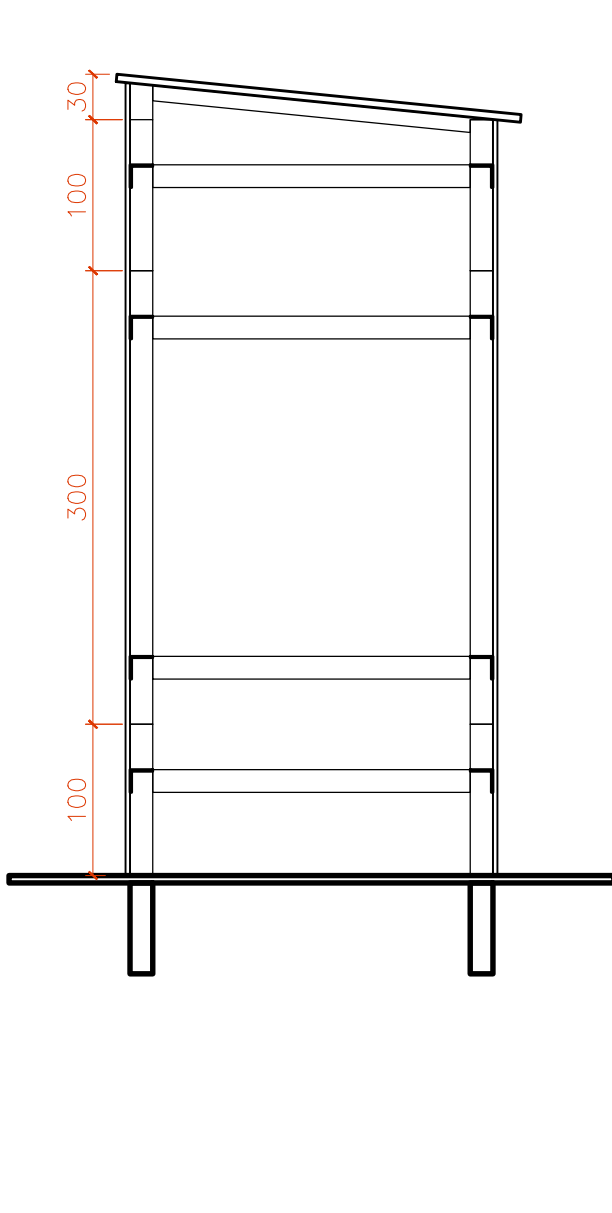


CORTE C
Escala.....1:50

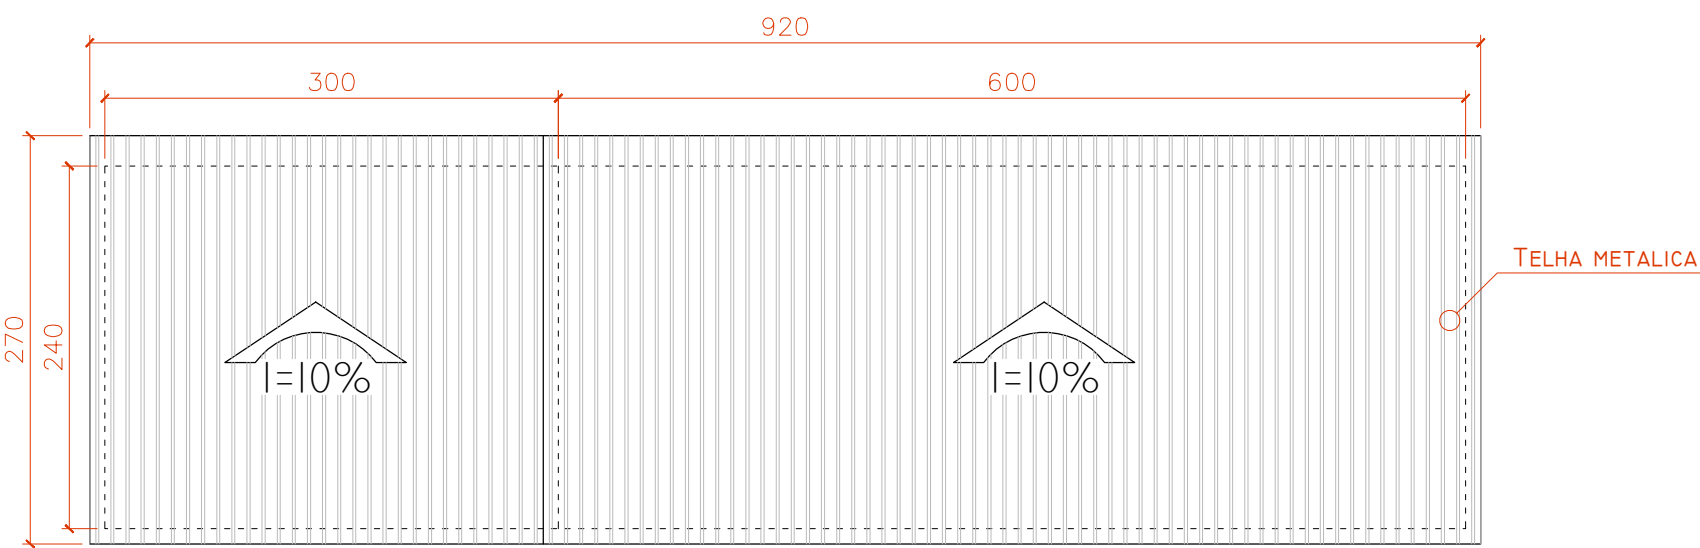


COBERTURA
Escala.....1:50

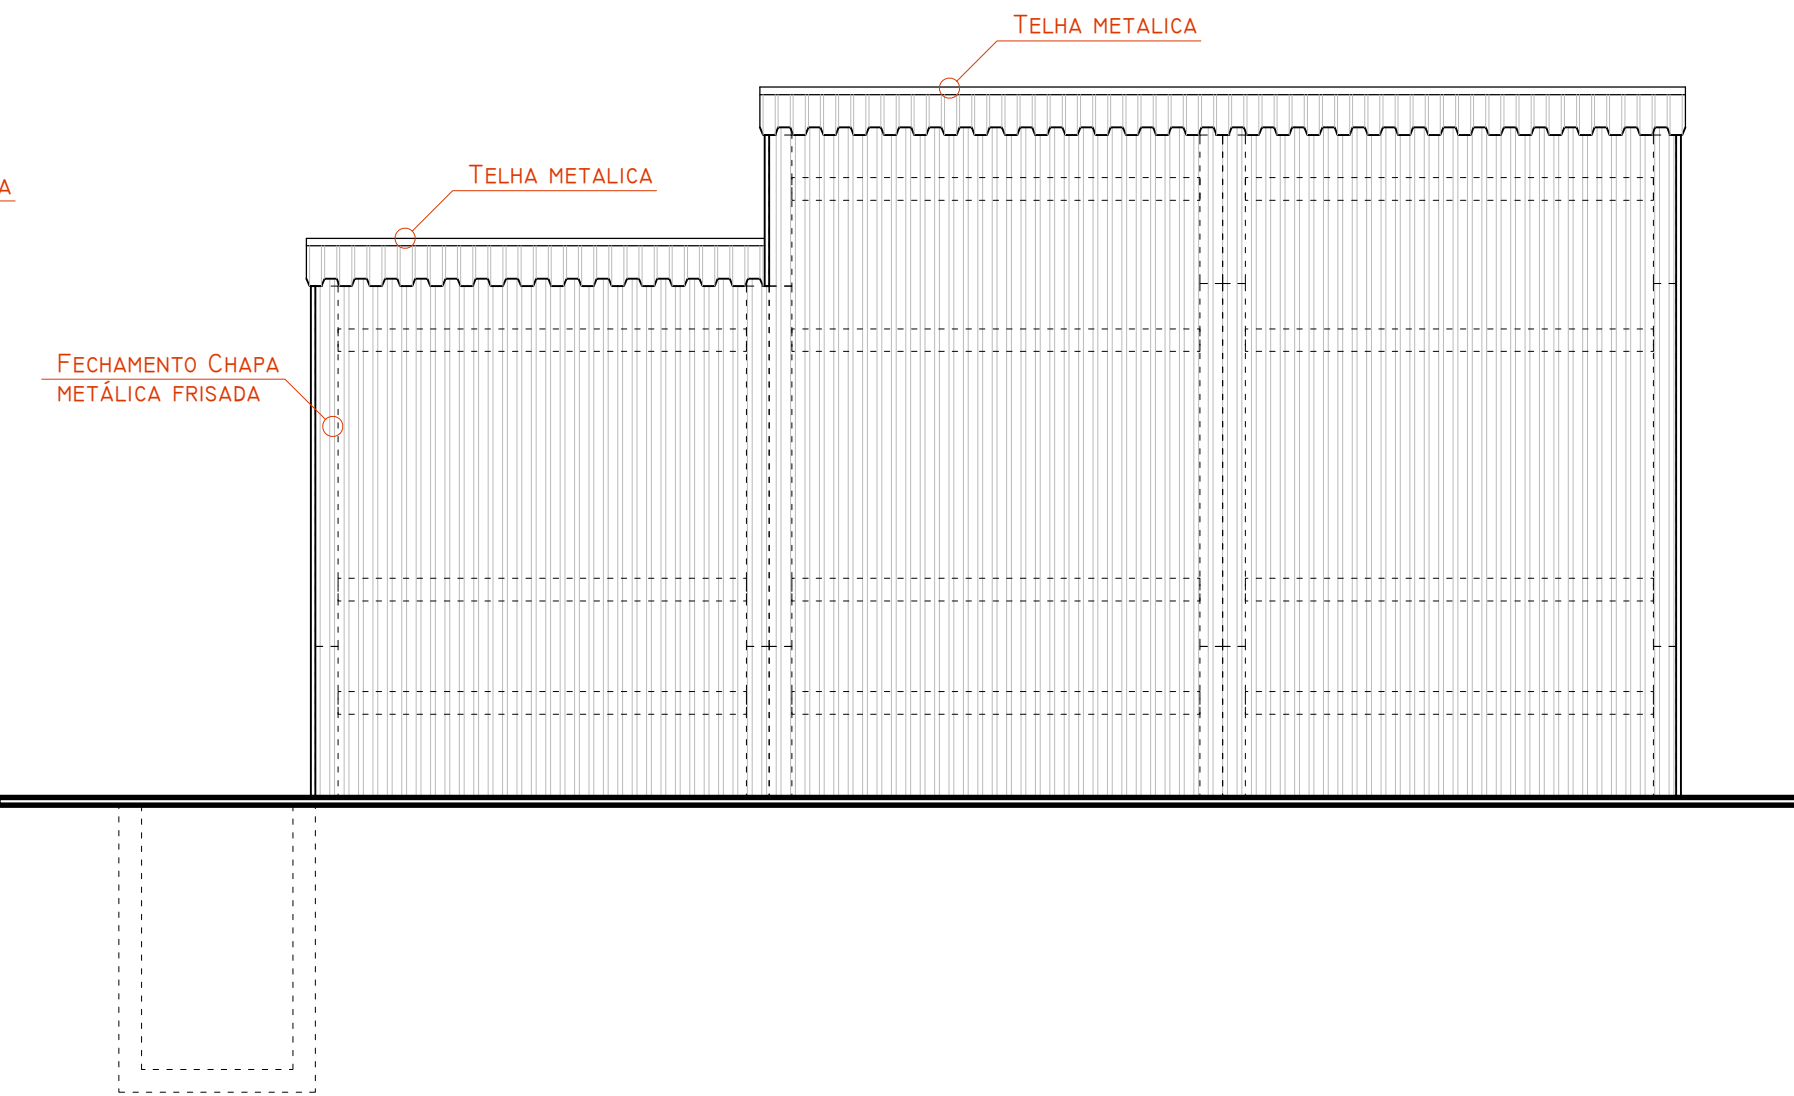


FACHADA 01
Escala.....1:50

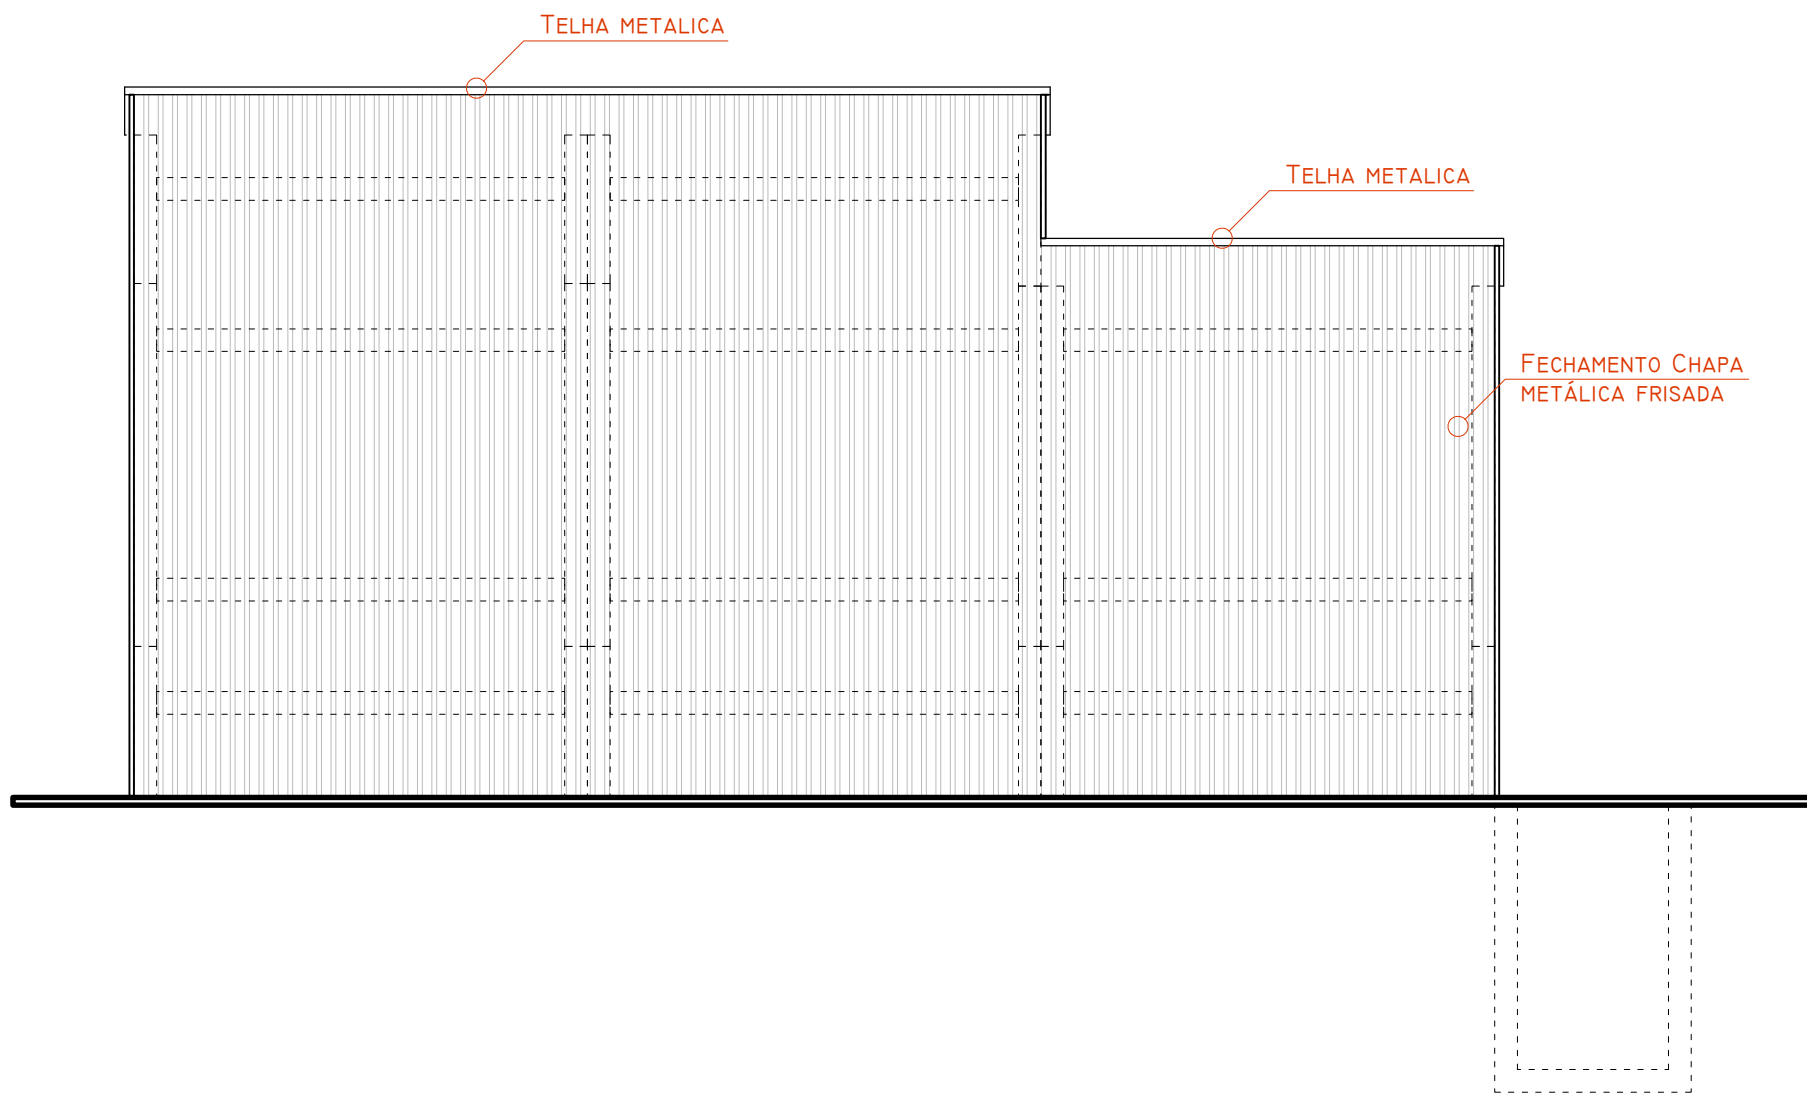

FACHADA 02
Escala.....1:50

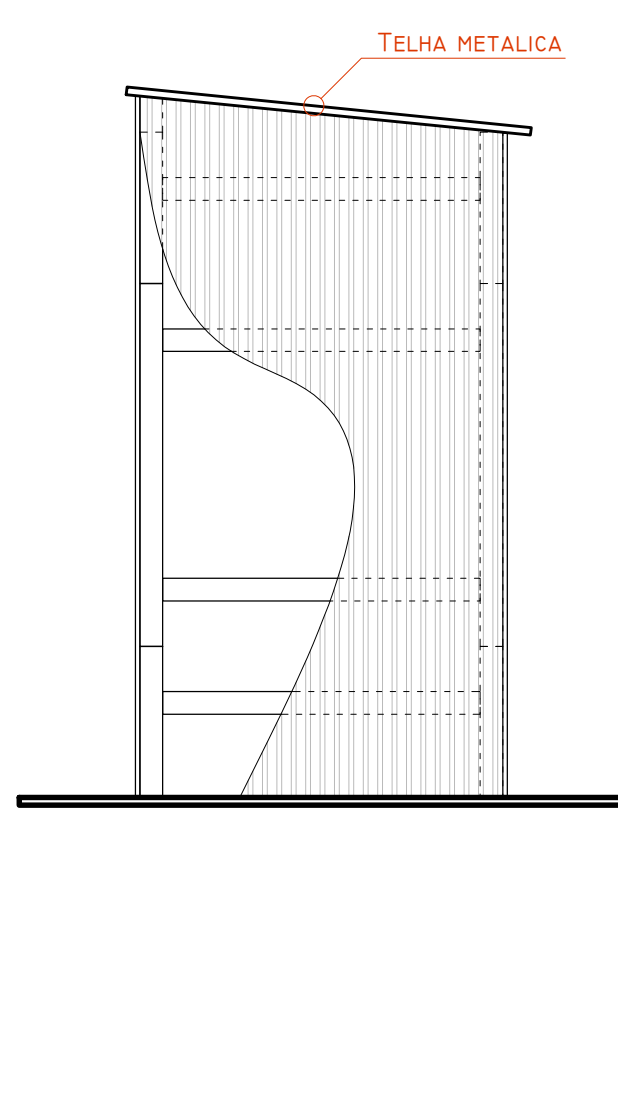

FACHADA 03
Escala.....1:50

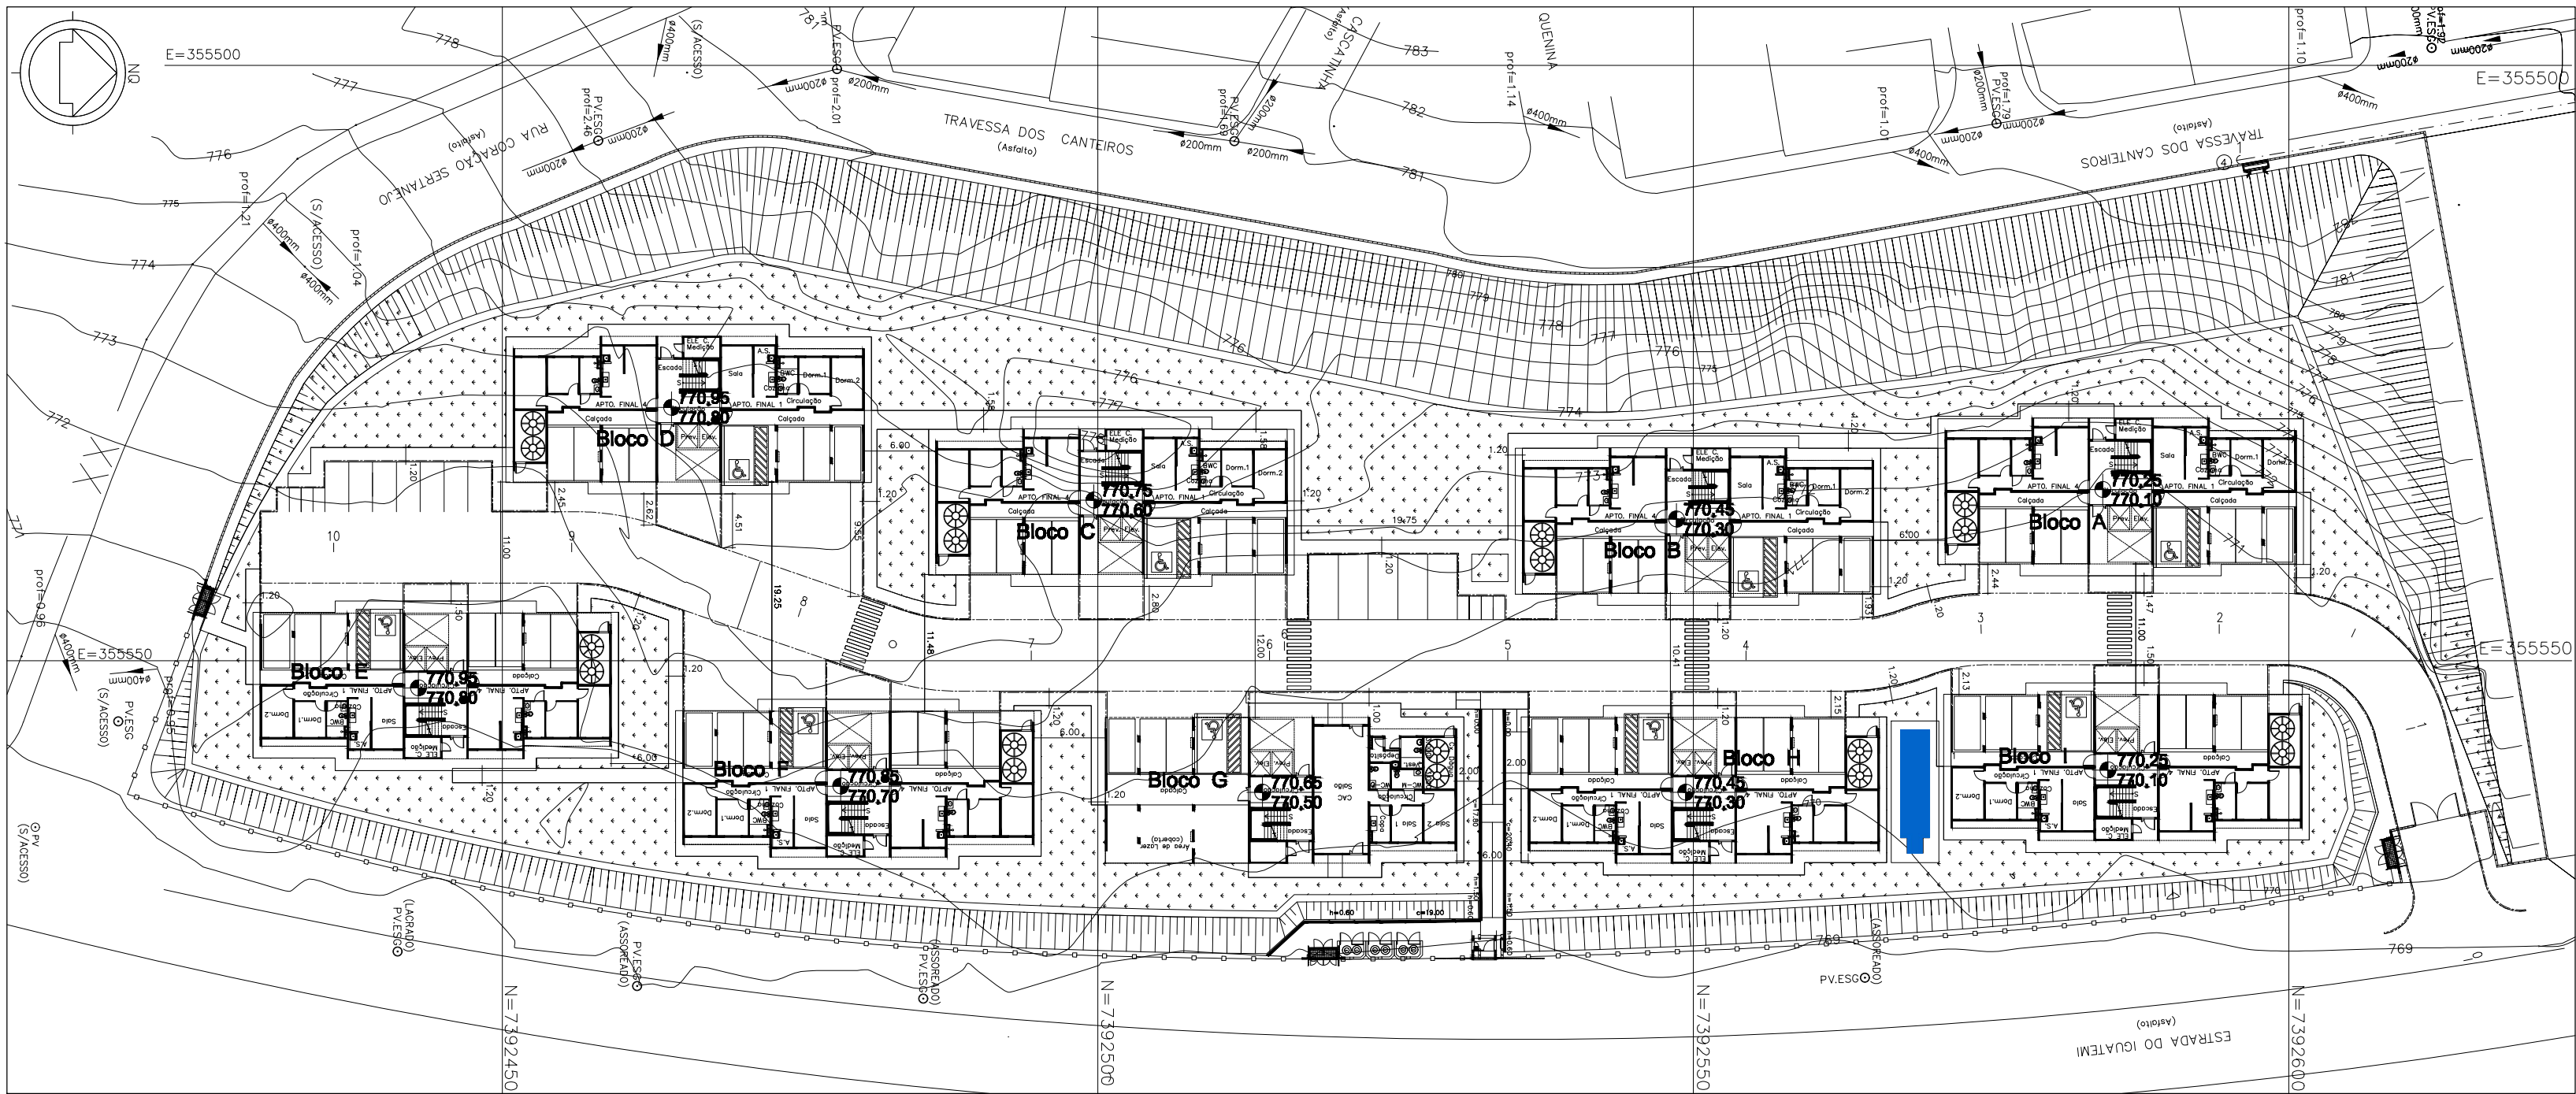

IMPLANTAÇÃO
Escala.....1:50

CDHU Companhia de Desenvolvimento Habitacional e Urbano Rua Boa Vista, 170 - São Paulo - Tel: 2505.2000 - CNPJ 47.865.597/0001-09		
ASSUNTO : ECTE - ESTAÇÃO COMPACTA DE TRATAMENTO DE ESGOTO		
ENDEREÇO : ESTRADA DO IGUAQUEMI X RUA CORAÇÃO SERTANEJO GUAIANAZES SÃO PAULO / SP		
PROPRIETÁRIO : CIA. DE DESENVOLVIMENTO HABITACIONAL E URBANO - ESTADO DE SÃO PAULO/SP		
AUTOR PROJETO : .		
RESPONSÁVEL TÉCNICO : .		
PROPRIETÁRIO : .		
AUTOR PROJETO : .		
RESP. TÉCNICO : .		
PRANCHA:	CONTEÚDO: ESTRUTURA DA ECTE ELLEVA	PRANCHA:
ARQ.	ÁREA: 23,29 m²	ESCALA: 1:50
	DATA: JAN/2025	VERSÃO:
	ARQUIVO:	
		01 01